


PLANTA BAIXA FORNO PAV. TERREO - SISTEMA DE DETECCAO  
ESCALA 1:500

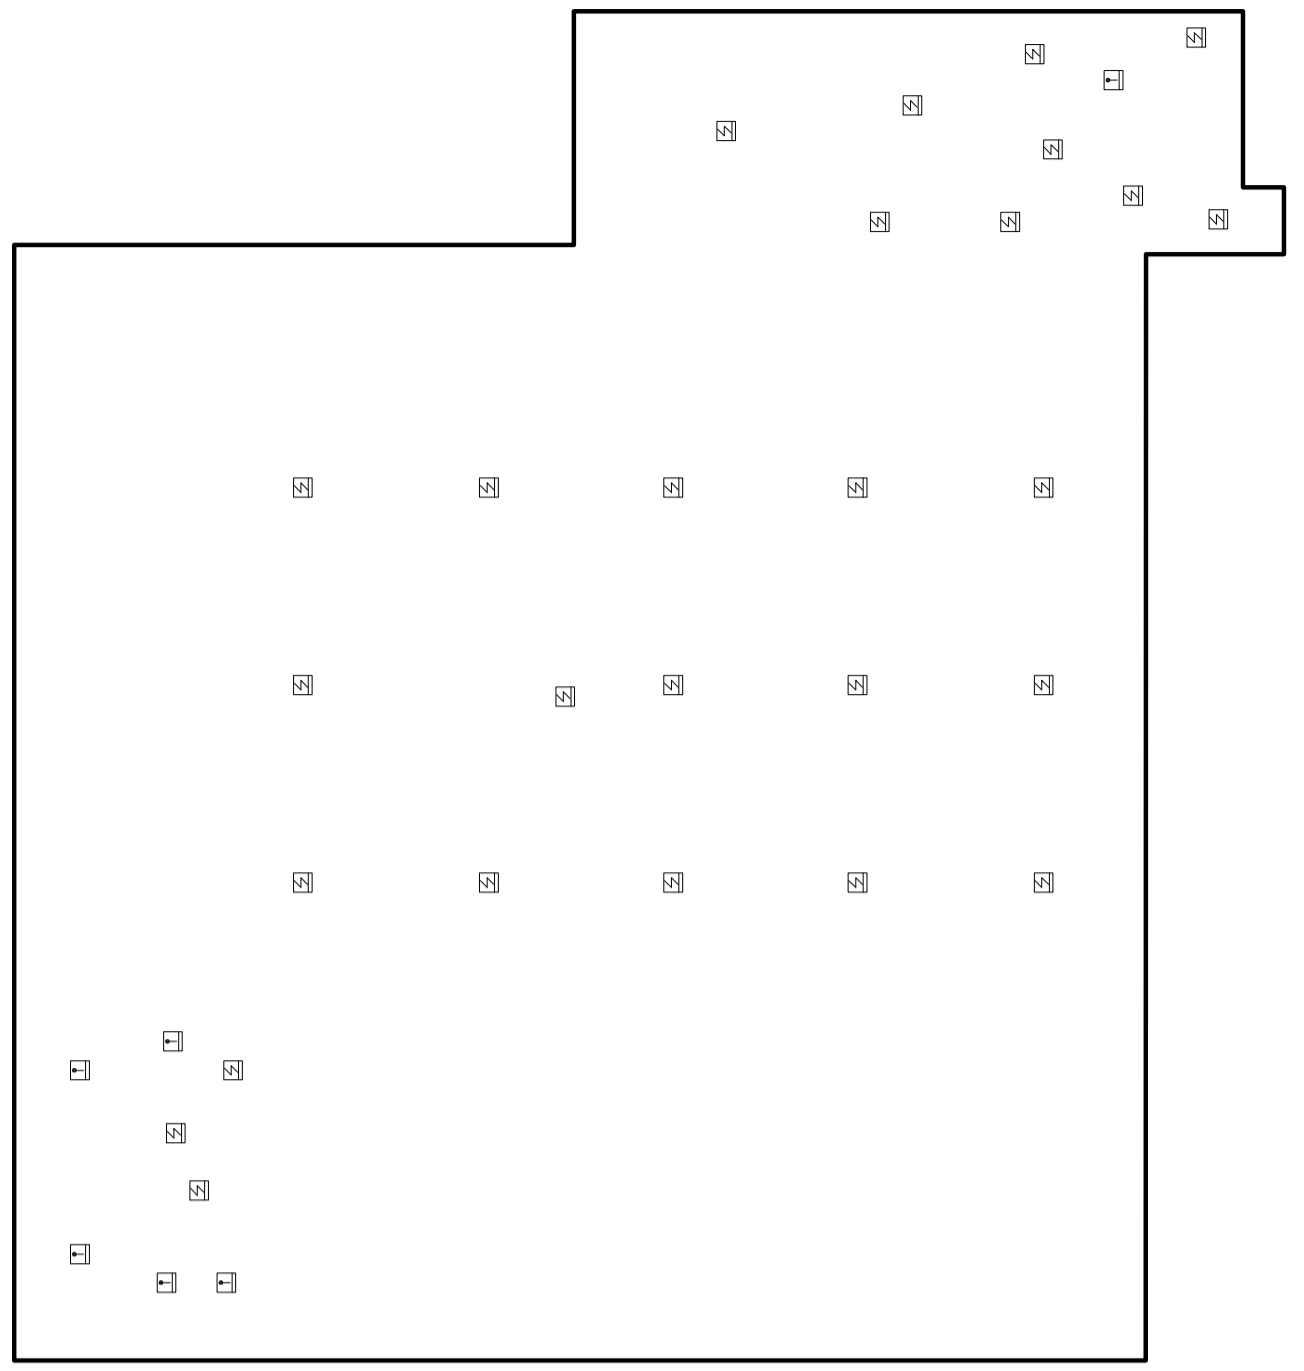

PLANTA BAIXA FORNO PAVIMENTO SUPERIOR - SISTEMA DE DETECCAO  
ESCALA 1:500

<b>NORMA</b>	<b>MEDIDAS DE SEGURANCA</b>	<b>AREAS APLICADAS</b>
<b>PAVIMENTO TERREO</b>		
Nº 17/2010	SISTEMA DE DETECCAO E ALARME DE INCENDIO	TODA A EDIFICACAO

<b>NORMA</b>	<b>MEDIDAS DE SEGURANCA</b>	<b>AREAS APLICADAS</b>
<b>PAVIMENTO SUPERIOR</b>		
Nº 17/2010	SISTEMA DE DETECCAO E ALARME DE INCENDIO	TODA A EDIFICACAO

SIMBOL.	DESCRICAO	QUANT.
<b>PAVIMENTO TERREO</b>		
E1	ALARMADOR MANUAL DO SISTEMA DE DETECCAO E ALARME	09
E2	DETECTOR PORTATIL DE FUMACA TIPO OTRO	128
E2	DETECTOR PORTATIL DE TEMPERATURA TIPO TERMOELECTRONICO	16
E2	DETECTOR PORTATIL DE FUMACA TIPO OTRO ENTRE FORNO	128
E2	DETECTOR PORTATIL DE TEMPERATURA TIPO TERMOELECTRONICO ENTRE FORNO	16
E2	CENTRAL DE DETECCAO E ALARME	01
E2	ALARMADOR EXTERNO E VISUAL	07
<b>PAVIMENTO SUPERIOR</b>		
E1	ALARMADOR MANUAL DO SISTEMA DE DETECCAO E ALARME	01
E2	DETECTOR PORTATIL DE FUMACA TIPO OTRO	27
E2	DETECTOR PORTATIL DE TEMPERATURA TIPO TERMOELECTRONICO	06
E2	DETECTOR PORTATIL DE FUMACA TIPO OTRO ENTRE FORNO	27
E2	DETECTOR PORTATIL DE TEMPERATURA TIPO TERMOELECTRONICO ENTRE FORNO	06
E2	CENTRAL DE DETECCAO E ALARME	01
E2	ALARMADOR EXTERNO E VISUAL	01

SIMBOL.	DESCRICAO	QUANT.
<b>PAVIMENTO TERREO</b>		
E1	ALARMADOR MANUAL DO SISTEMA DE DETECCAO E ALARME	09
E2	DETECTOR PORTATIL DE FUMACA TIPO OTRO	128
E2	DETECTOR PORTATIL DE TEMPERATURA TIPO TERMOELECTRONICO	16
E2	DETECTOR PORTATIL DE FUMACA TIPO OTRO ENTRE FORNO	128
E2	DETECTOR PORTATIL DE TEMPERATURA TIPO TERMOELECTRONICO ENTRE FORNO	16
E2	CENTRAL DE DETECCAO E ALARME	01
E2	ALARMADOR EXTERNO E VISUAL	07
<b>PAVIMENTO SUPERIOR</b>		
E1	ALARMADOR MANUAL DO SISTEMA DE DETECCAO E ALARME	01
E2	DETECTOR PORTATIL DE FUMACA TIPO OTRO	27
E2	DETECTOR PORTATIL DE TEMPERATURA TIPO TERMOELECTRONICO	06
E2	DETECTOR PORTATIL DE FUMACA TIPO OTRO ENTRE FORNO	27
E2	DETECTOR PORTATIL DE TEMPERATURA TIPO TERMOELECTRONICO ENTRE FORNO	06
E2	CENTRAL DE DETECCAO E ALARME	01
E2	ALARMADOR EXTERNO E VISUAL	01

**LOft**

PLANEJAMENTO E CONSULTORIA

<b>CLIENTE</b> AEROPORTO EUROICO AGUIAR SALES - SBYT TERMINAL DE PASSAGEIROS		<b>PROJETO</b> PLANTA BAIXA FORNO - SISTEMA DE DETECCAO	
<b>PROJETO</b> PLANTA BAIXA FORNO - SISTEMA DE DETECCAO		<b>PROJETO</b> PLANTA BAIXA FORNO - SISTEMA DE DETECCAO	
<b>PROJETO</b> PLANTA BAIXA FORNO - SISTEMA DE DETECCAO		<b>PROJETO</b> PLANTA BAIXA FORNO - SISTEMA DE DETECCAO	
<b>PROJETO</b> PLANTA BAIXA FORNO - SISTEMA DE DETECCAO		<b>PROJETO</b> PLANTA BAIXA FORNO - SISTEMA DE DETECCAO	