



ELEVAÇÃO 03
Escala: 1/25



ELEVAÇÃO 01
Escala: 1/25

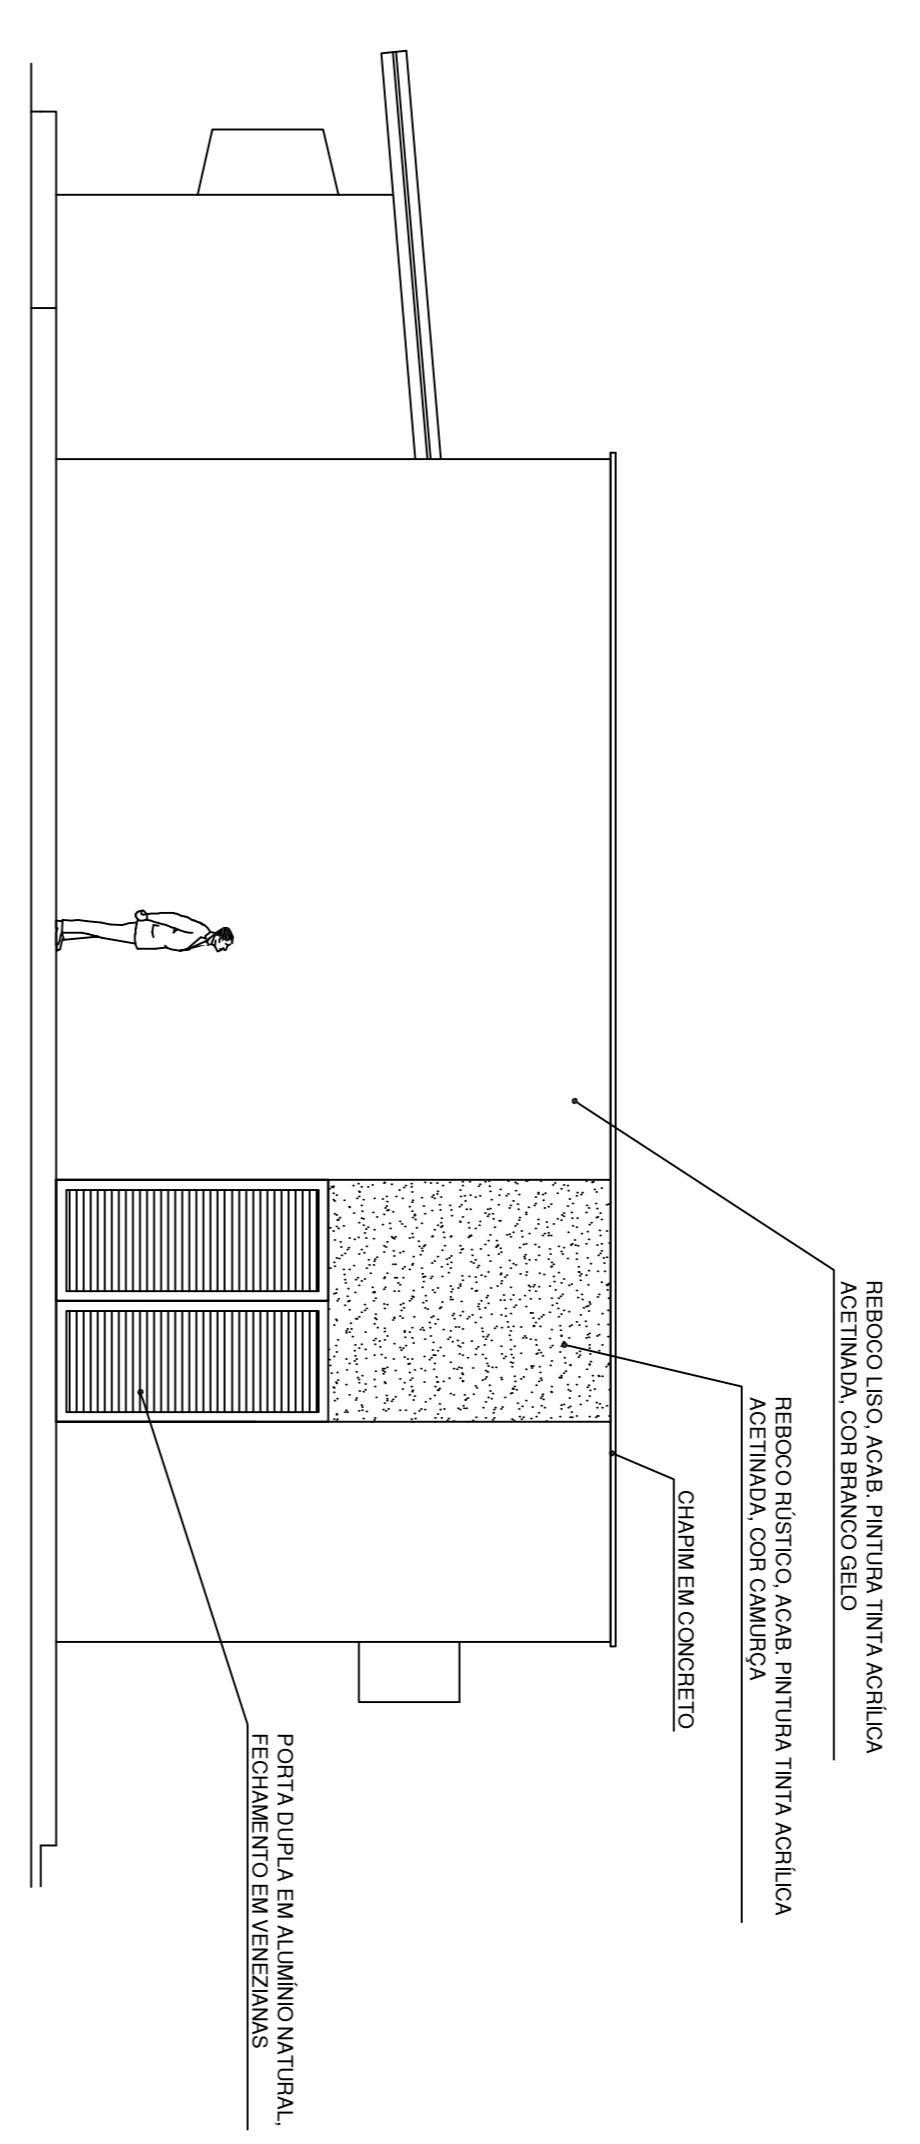


ELEVAÇÃO 02
Escala: 1/25

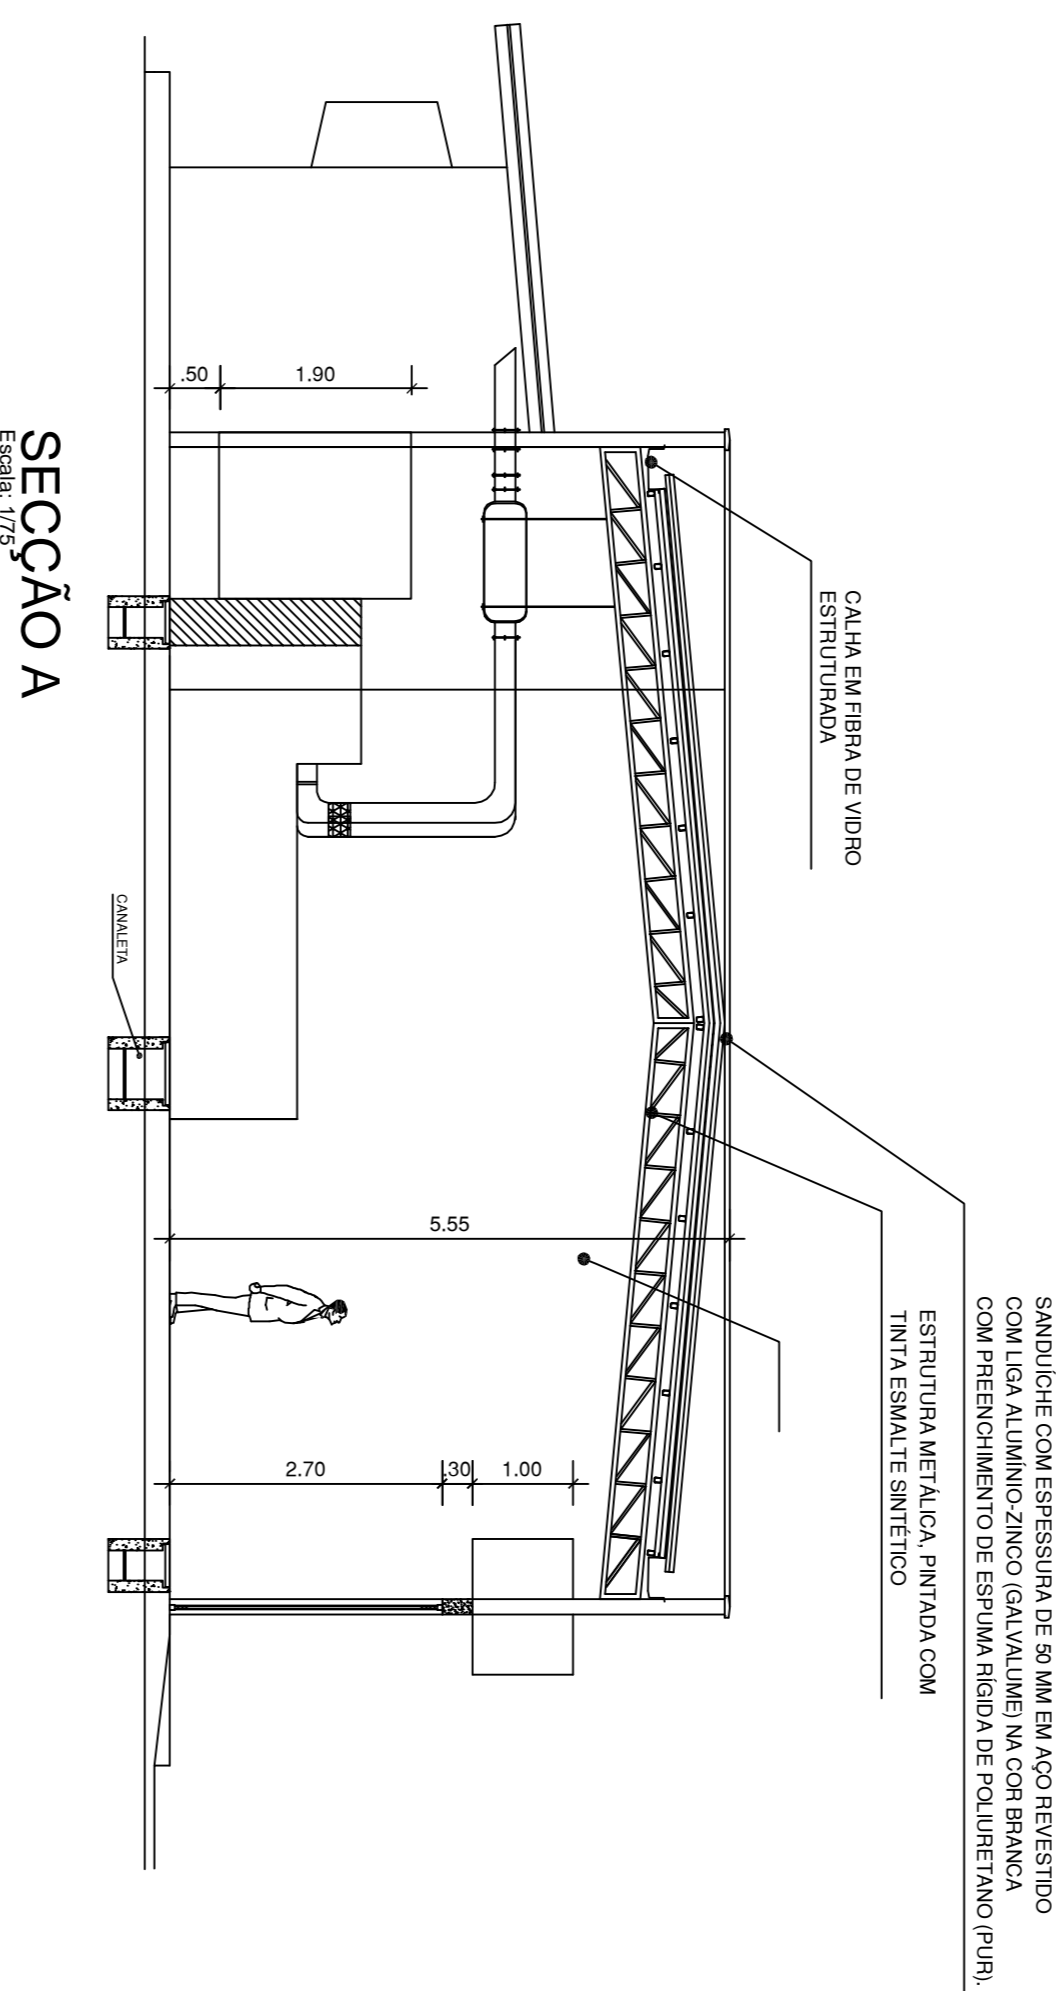


SEÇÃO A
Escala: 1/25

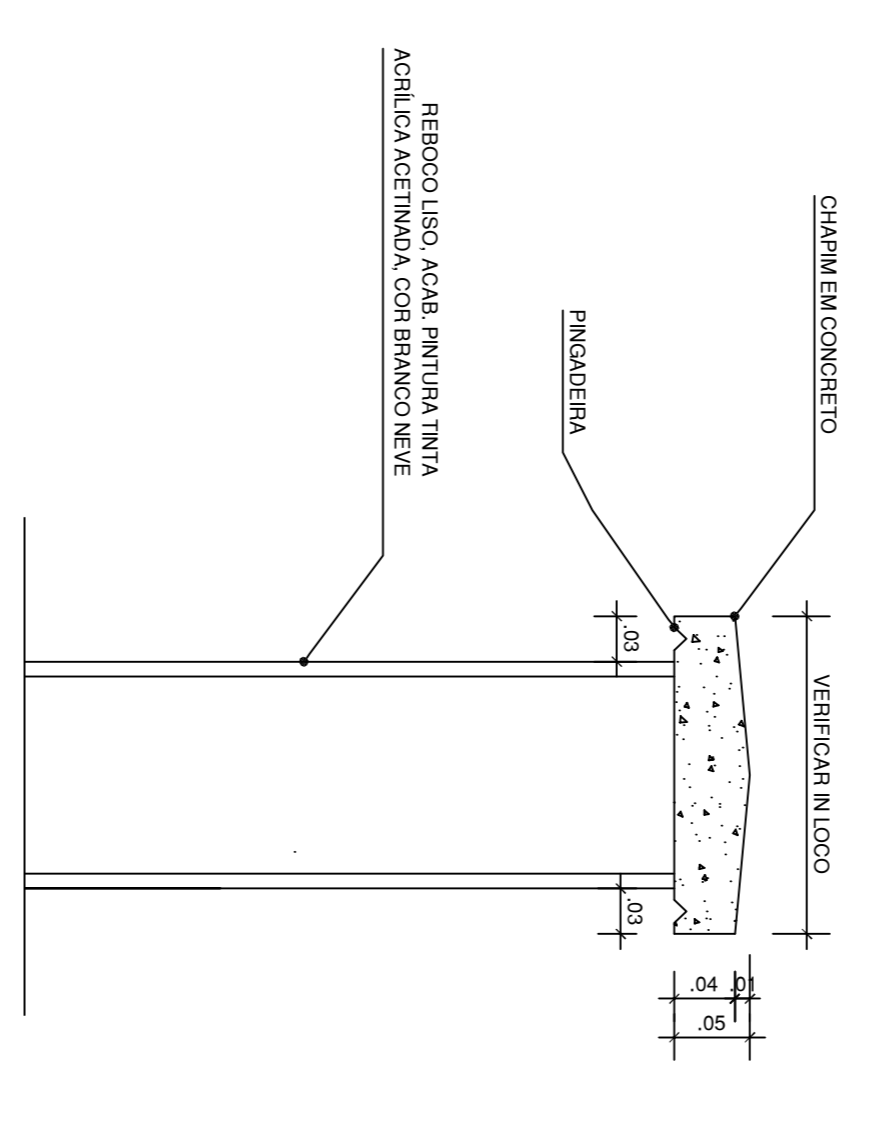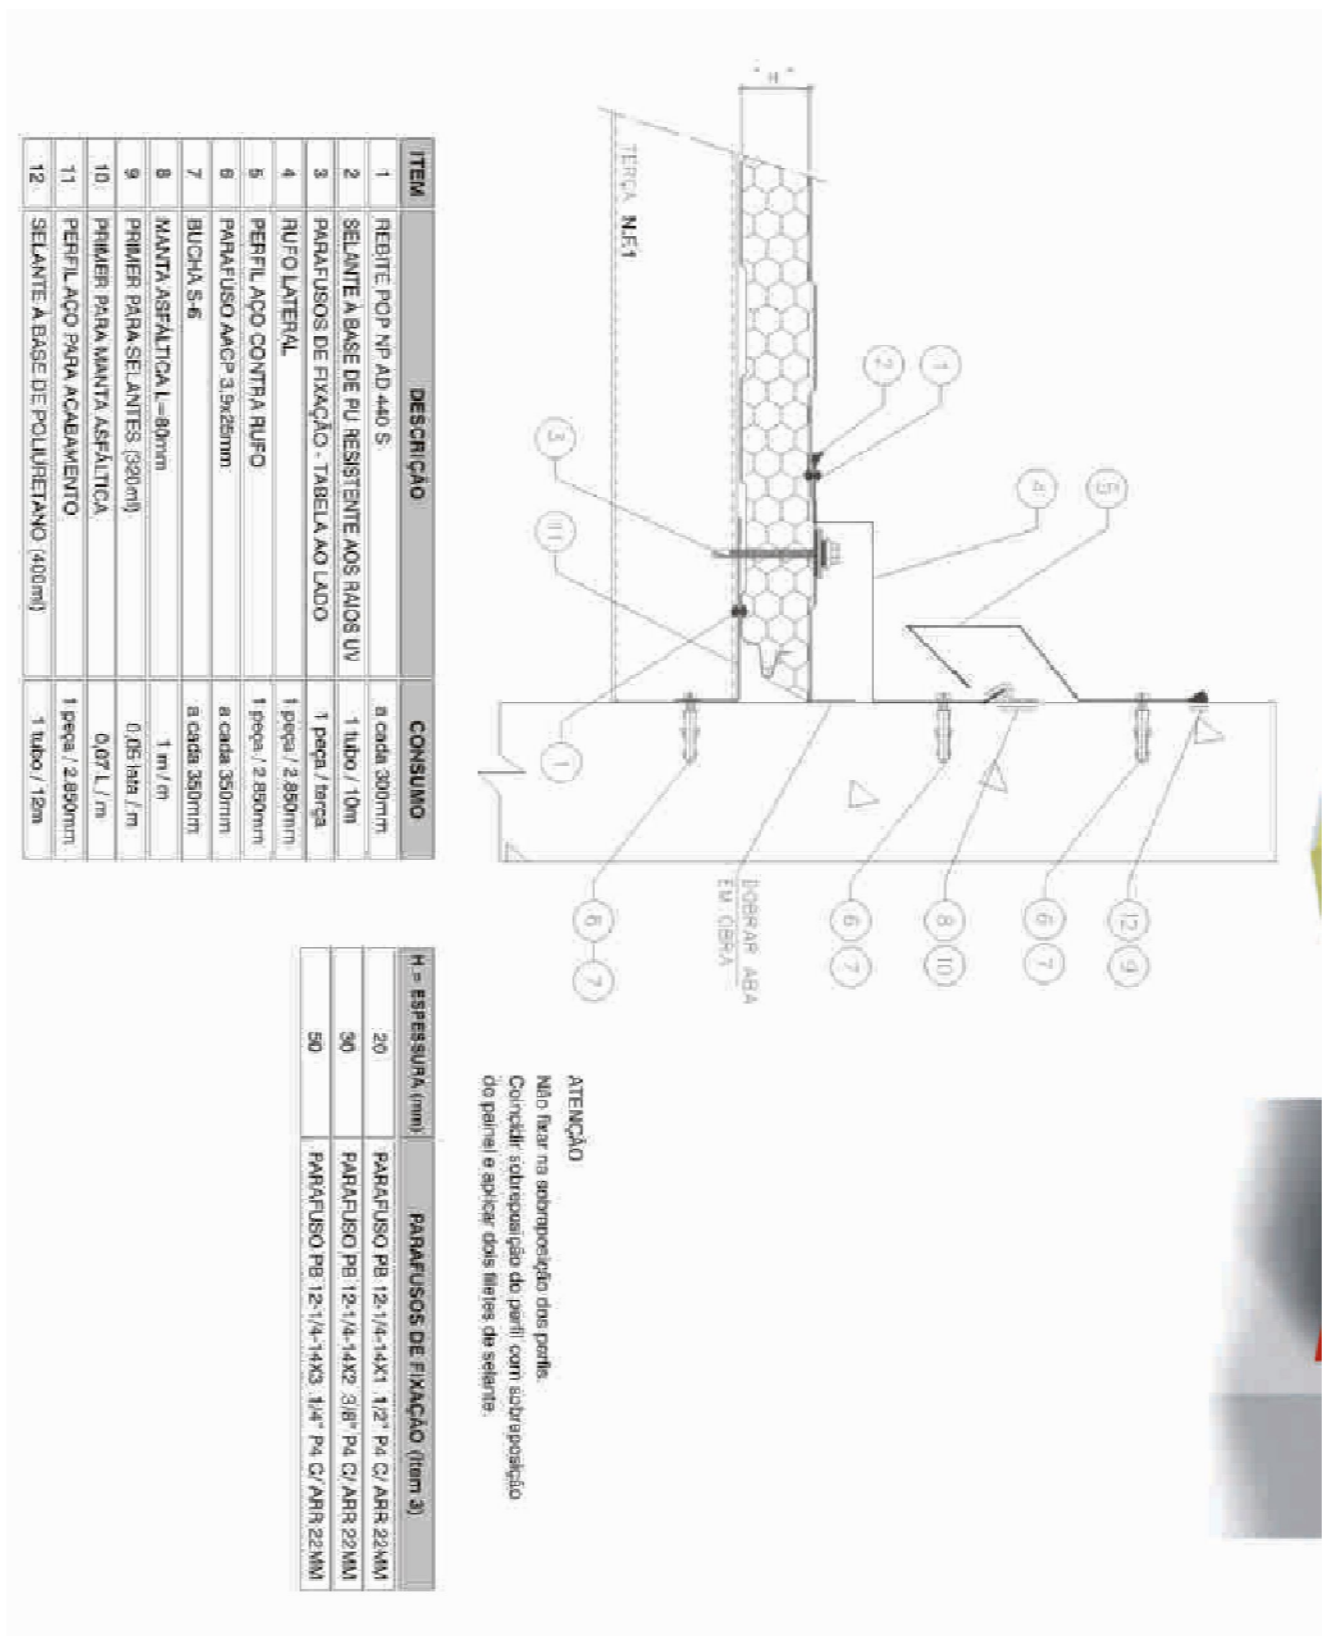

DETALHE CHAPIM
Escala: 1/5

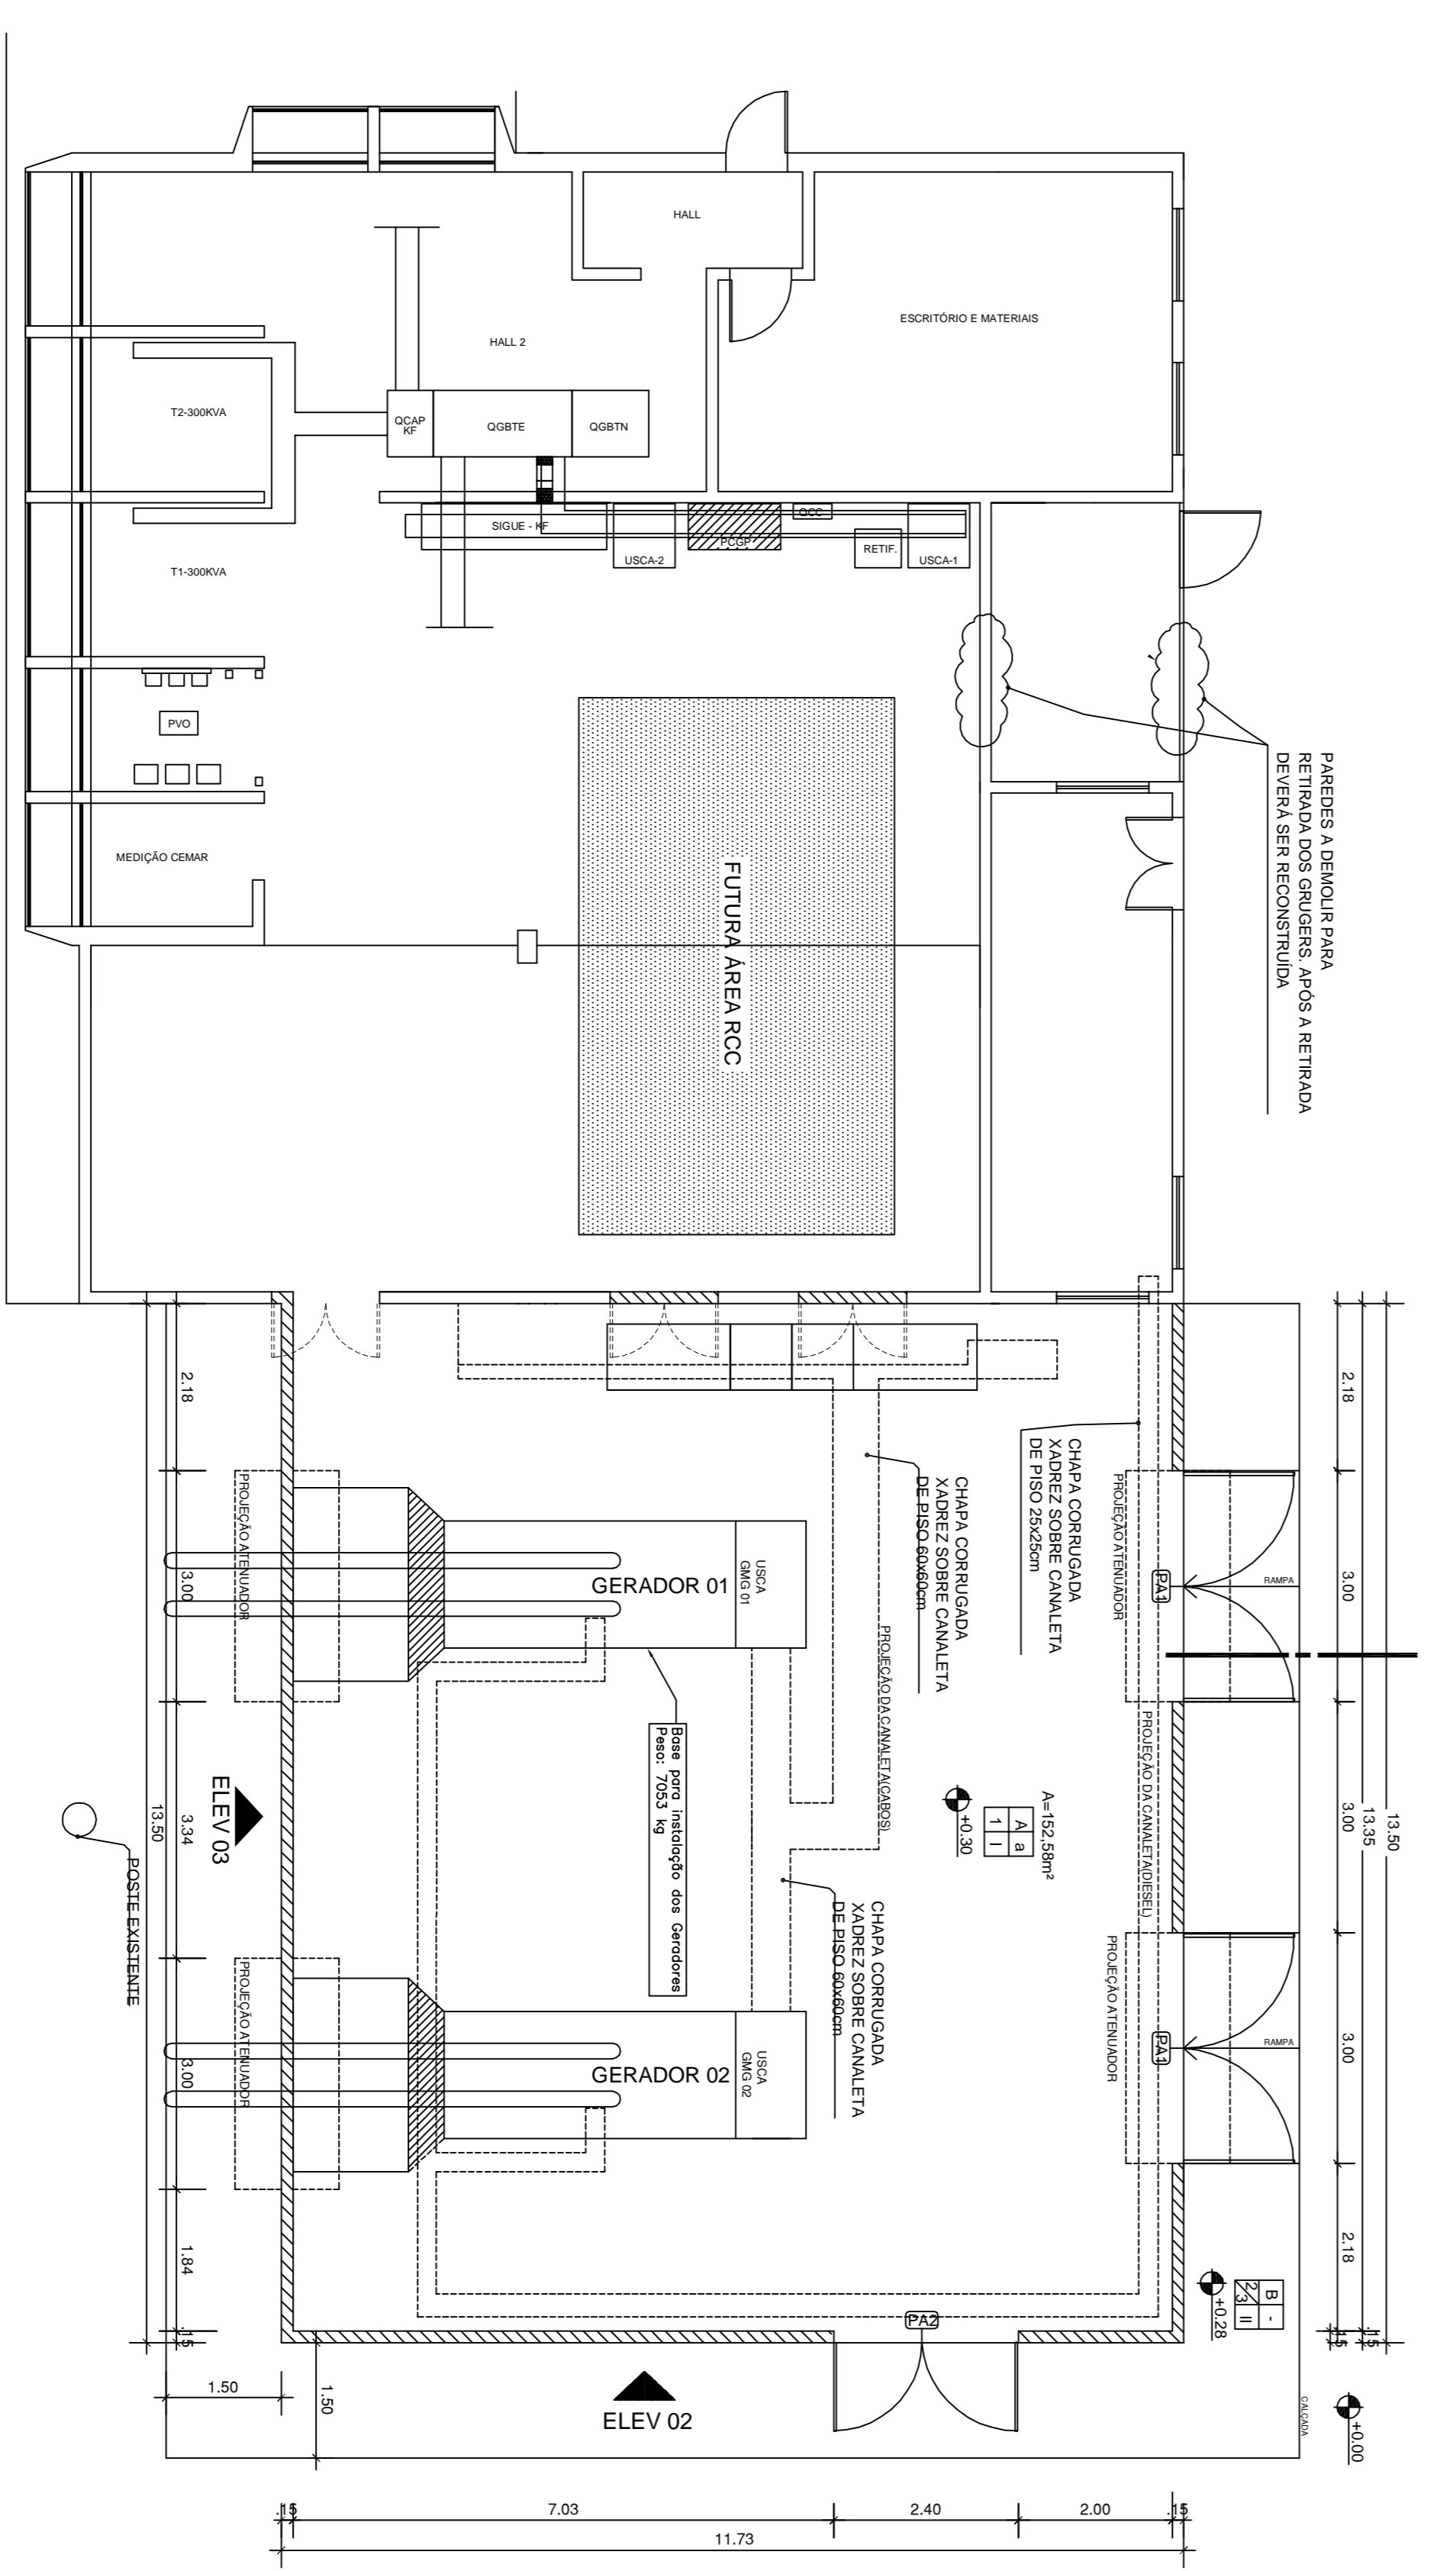

PLANTA BAIXA
Escala: 1/25

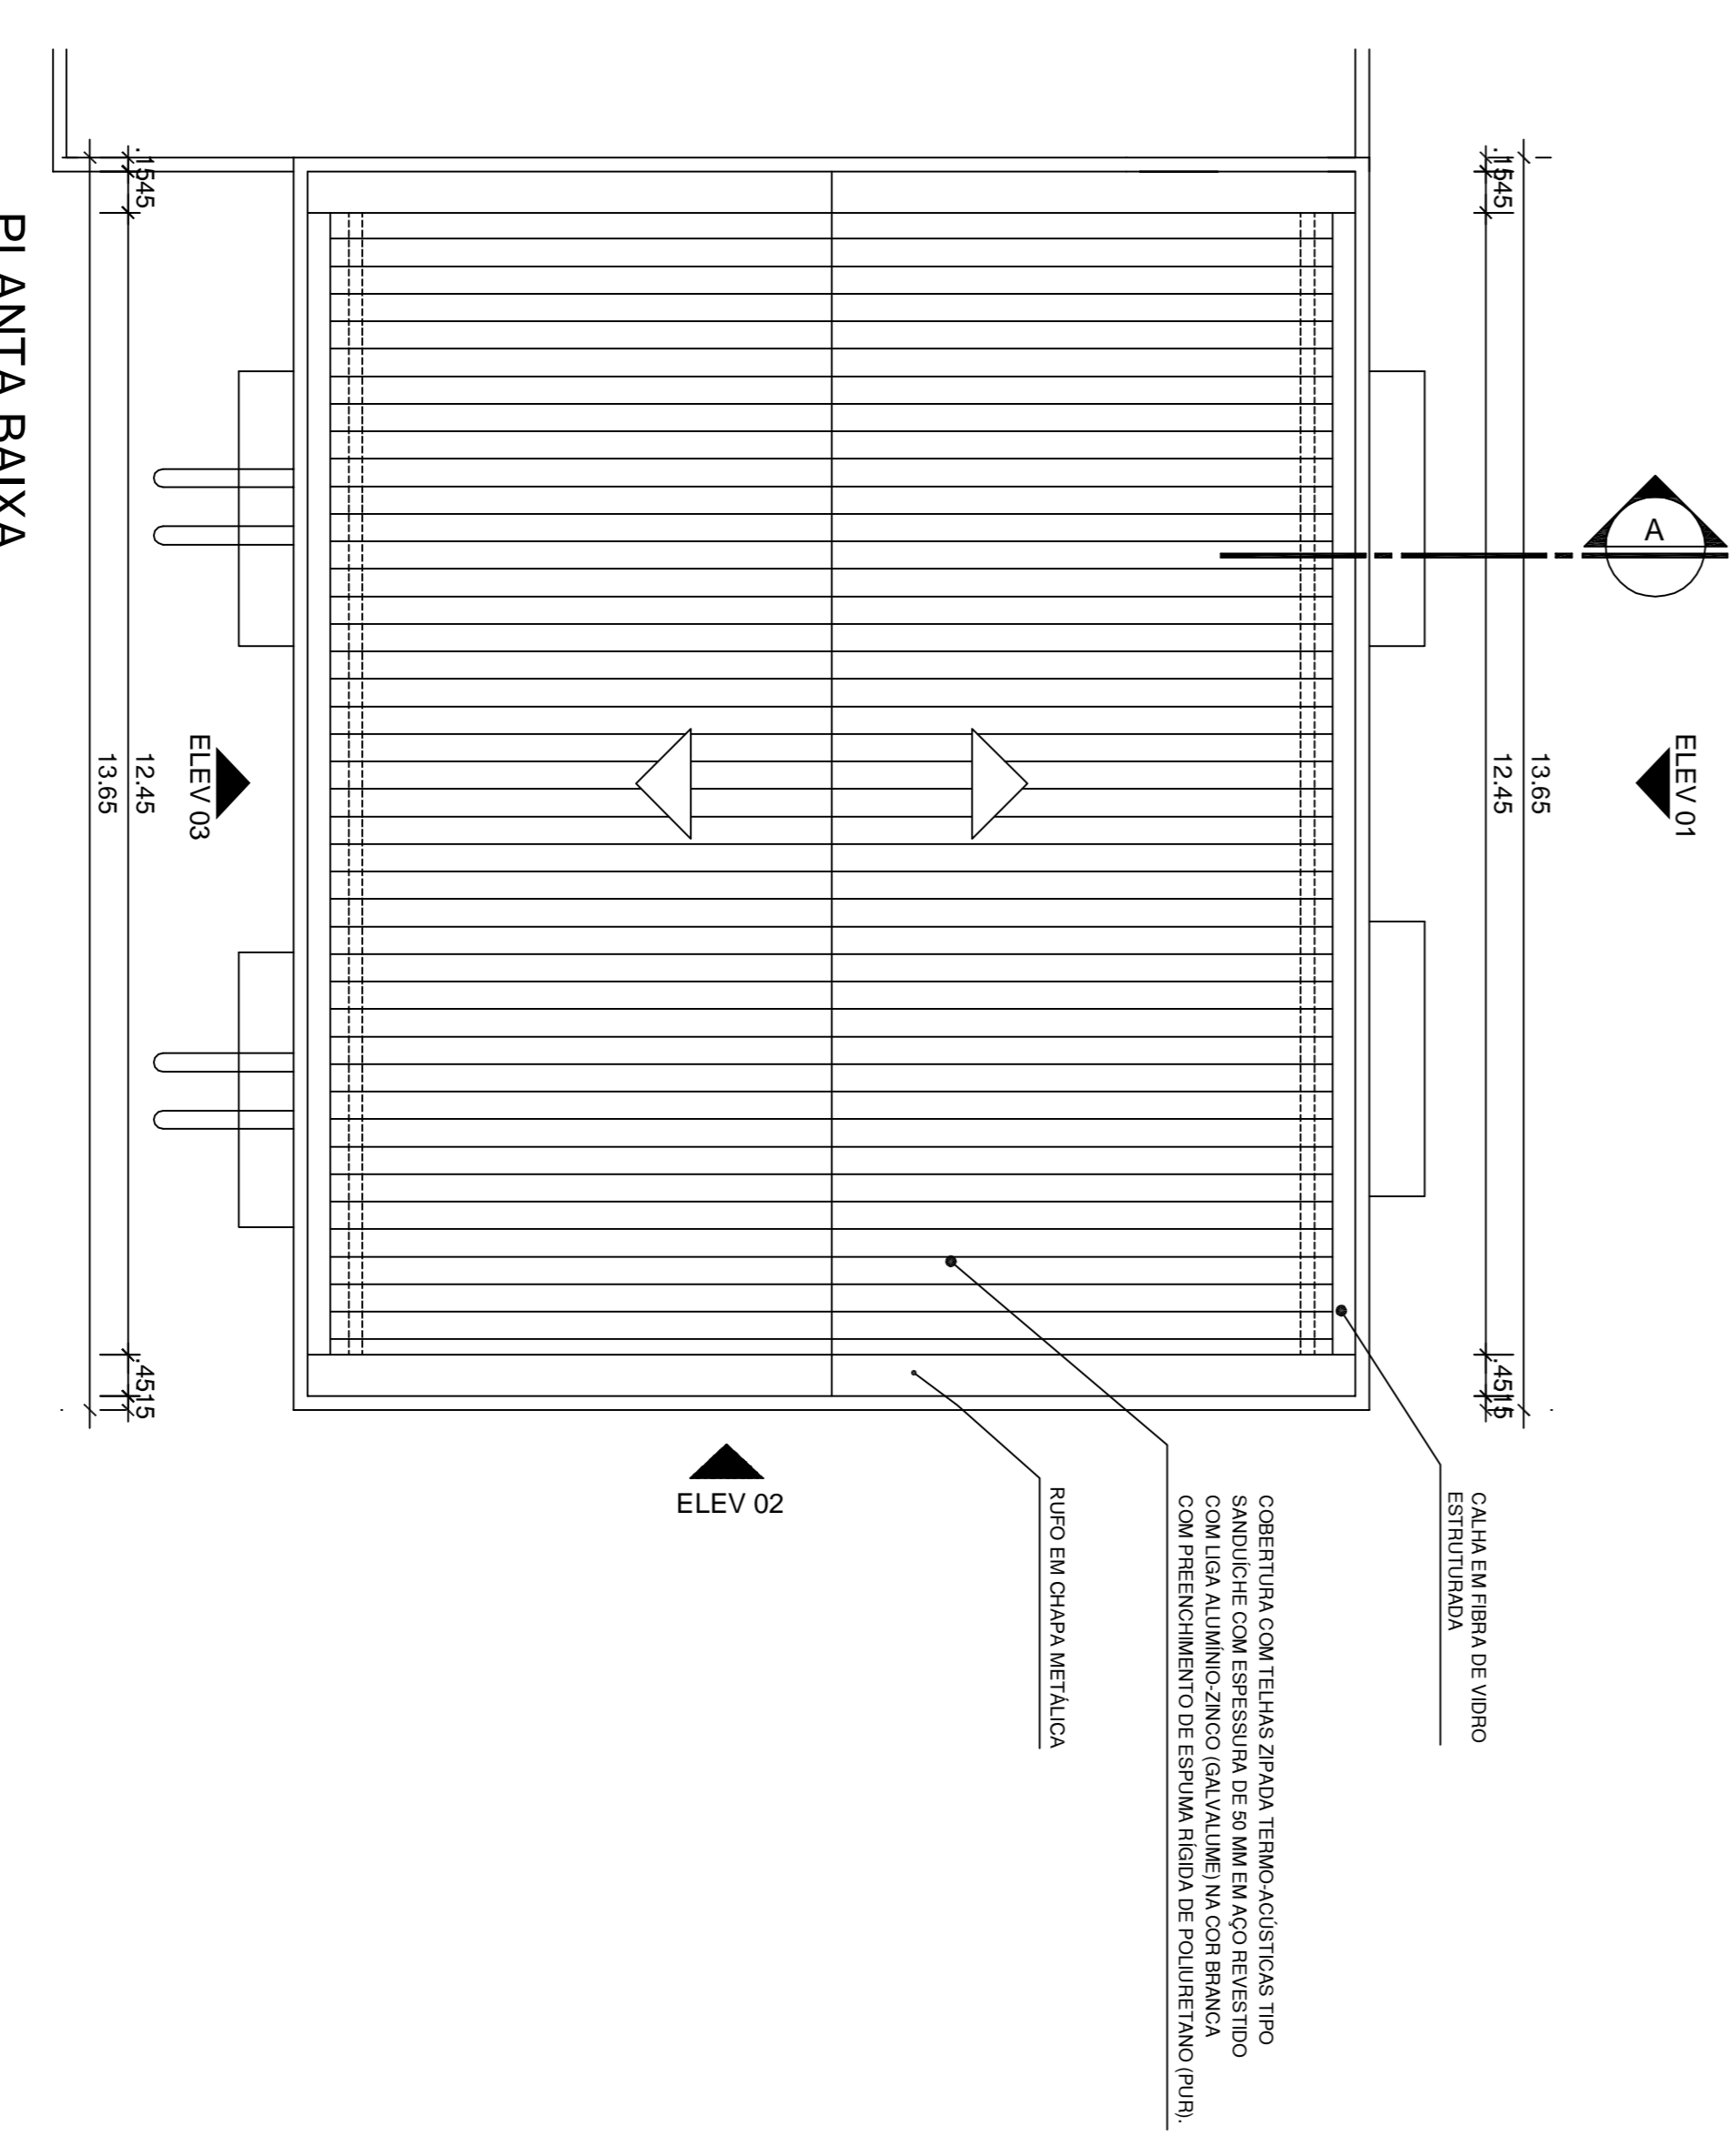

PLANTA BAIXA
Escala: 1/25

- LEGENDA - ACABAMENTOS
- REPOUSADOR ACABADO EM TINTA ACIDULADA
 - REPOUSADOR BRUTO ACABADO EM TINTA ACIDULADA
 - ACIDENTADA COM CHAPIM
 - CHAPIM EM CONCRETO
 - ATENUADOR DE INSONORIZAÇÃO
 - AMPLAS DE ESCURTELE DE E.F.E.

- LEGENDA - ESTRUTURA
- REPOUSADOR ACABADO EM TINTA ACIDULADA
 - REPOUSADOR BRUTO ACABADO EM TINTA ACIDULADA
 - ACIDENTADA COM CHAPIM
 - CHAPIM EM CONCRETO
 - ATENUADOR DE INSONORIZAÇÃO
 - AMPLAS DE ESCURTELE DE E.F.E.

FORMATO A0 - ESCALA DE PLANTA 1/25

EMPRESA	PROFESSOR	DATA	PROFESSOR
INFRAERO	PROFESSOR		
CASA DE FORÇA	PROFESSOR		
ASQUETEIRA	PROFESSOR		
PLANTA GERAL	PROFESSOR		
BASICO	PROFESSOR		
SL.09/201.01/01897/00	PROFESSOR		